


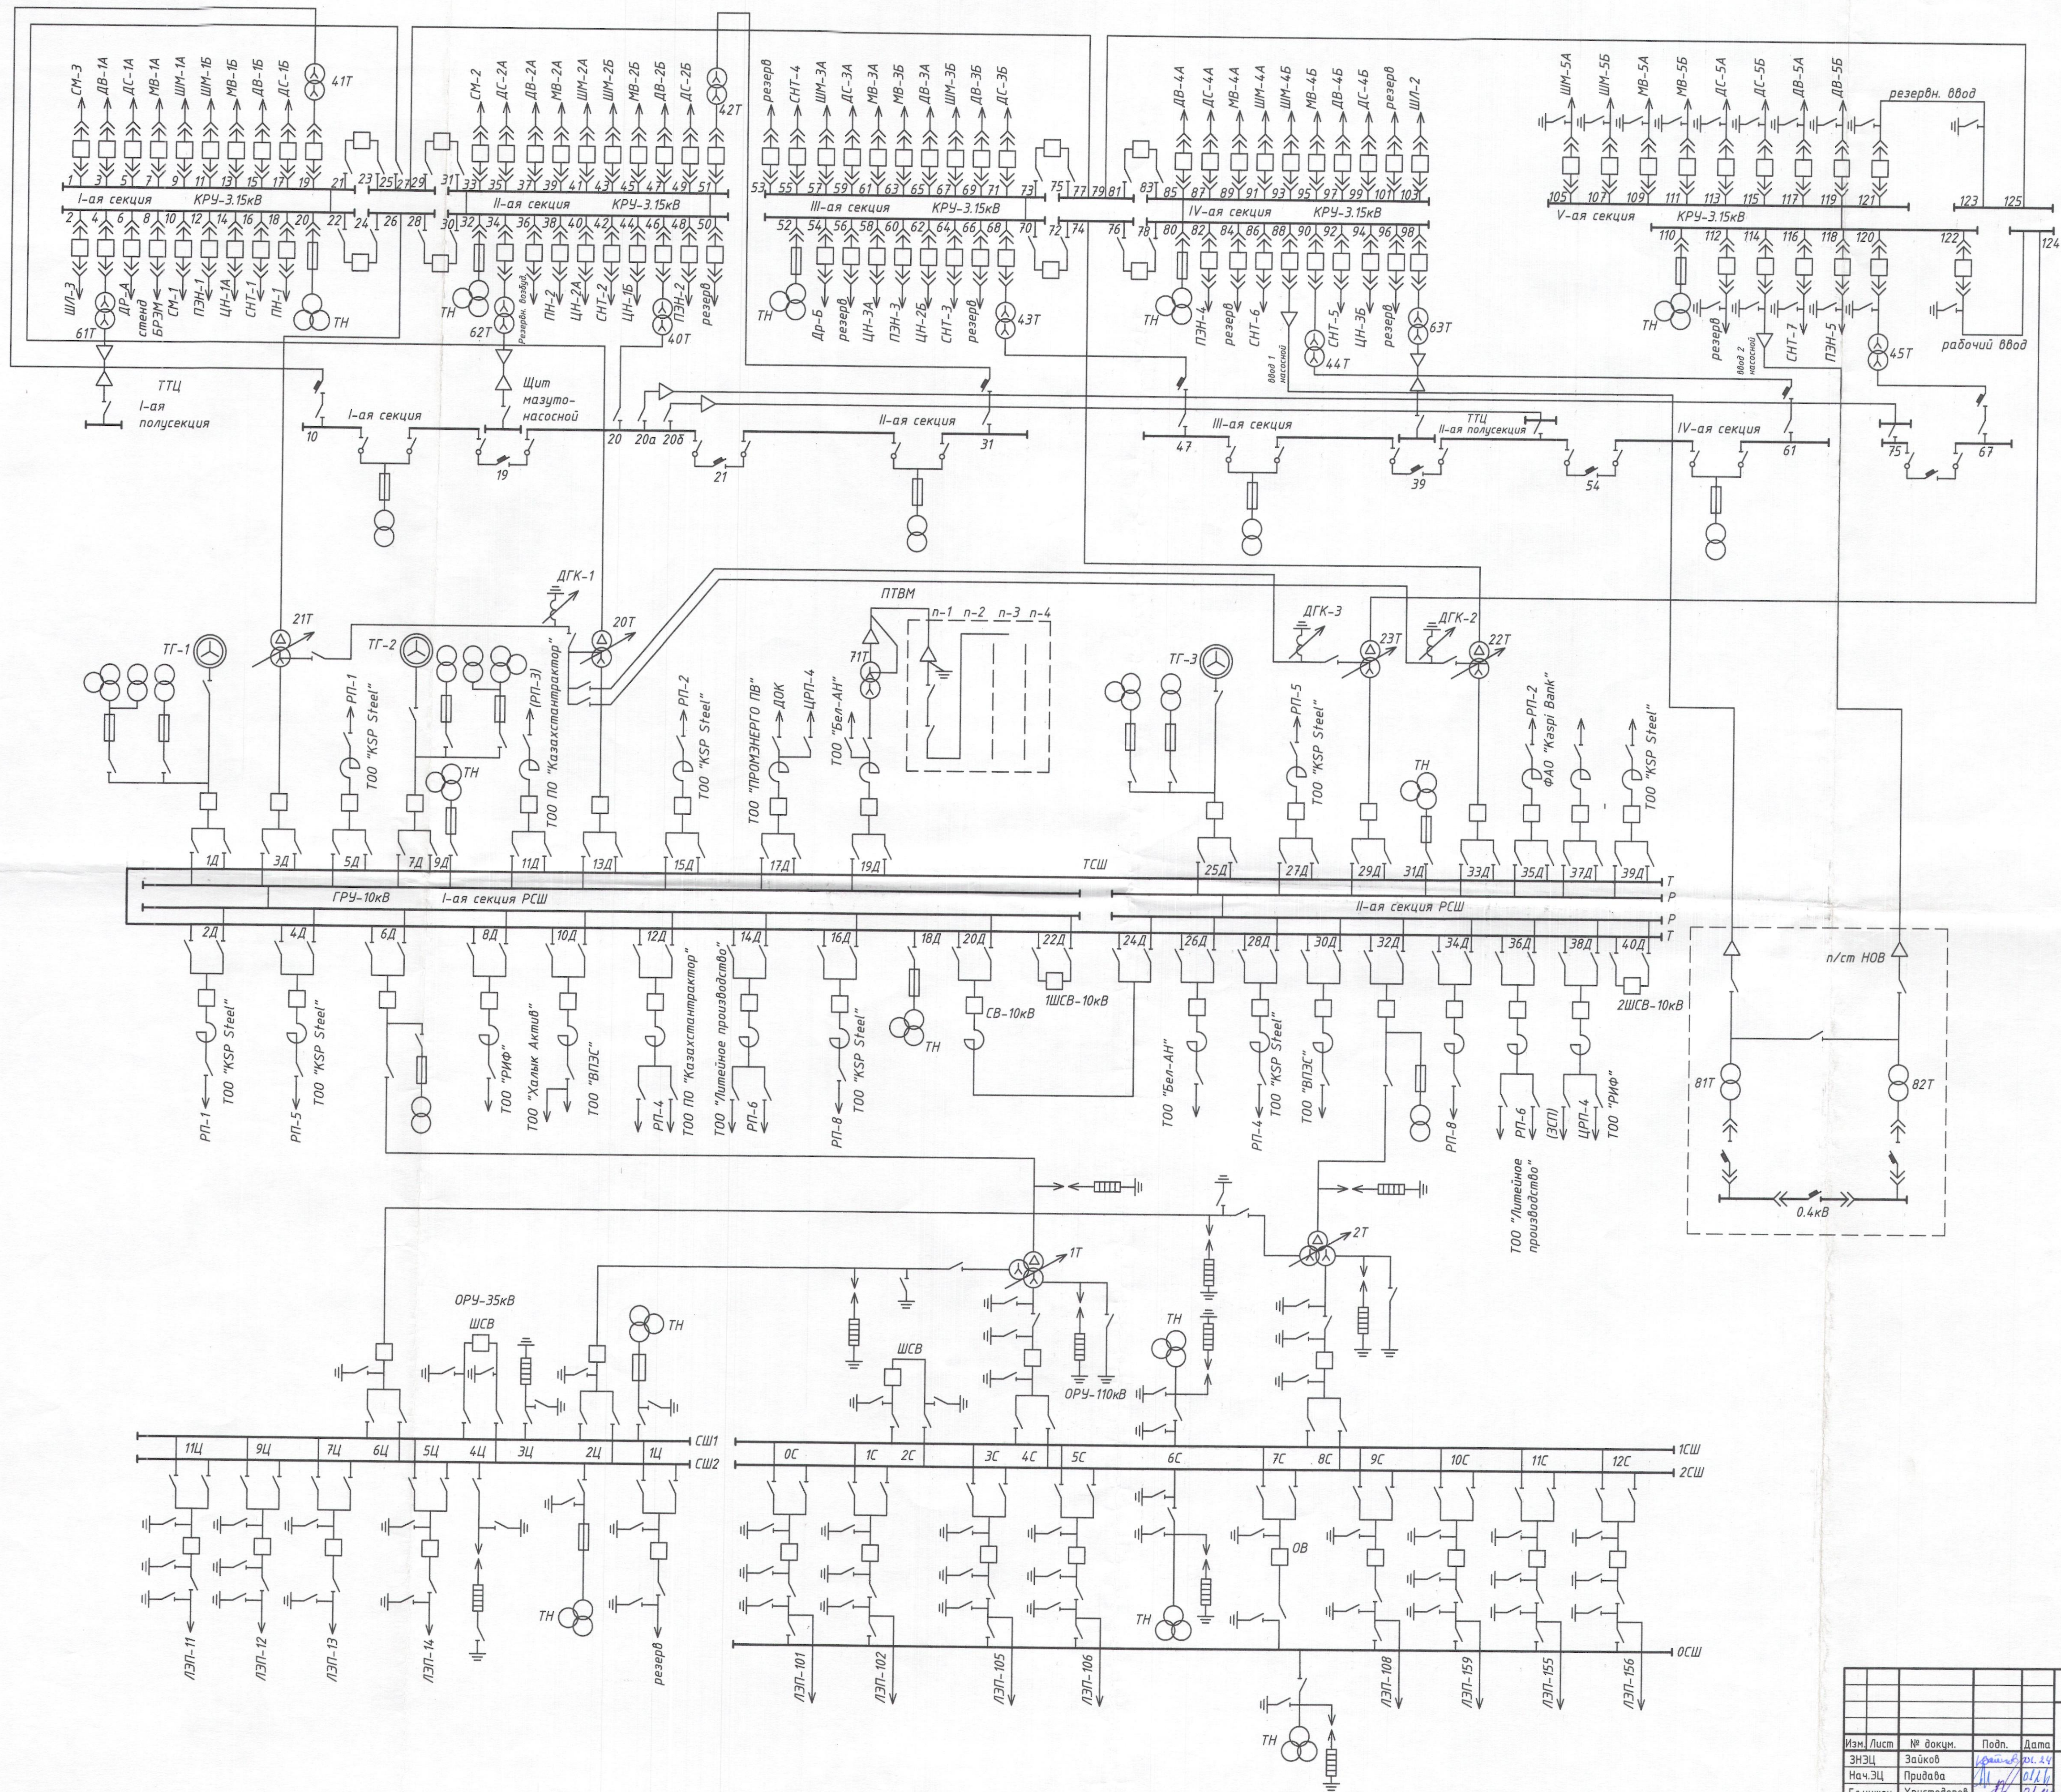

				05/2.7756		
				Павлодарская ТЭЦ-2		
Изм./Лист	№ докум.	Подп.	Дата	Однолинейная электрическая схема ТЭЦ-2	Стадия	Лист
ЭНЭЦ	Защитов	И.И.И.	21.11.14			Листов
Нач.ЭЦ	Придава	И.И.И.	21.11.14			
Гл.инжен.	Христова	И.И.И.	21.11.14			
Нач. УД	Сакрекин	И.И.И.	21.11.14	АО "ПАВЛОДАРЭНЕРГО"		